


CORPO NON OGGETTO DI INTERVENTO


CORPO NON OGGETTO DI INTERVENTO

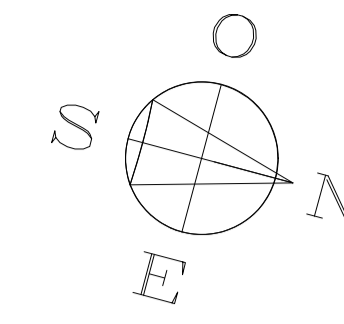

LEGENDA SIMBOLI

	Controsoffitto in fibra minerale
	Struttura REI 90
	Struttura REI 60
	Apparecchio di illuminazione di segnalazione a LED a parete / bandiera, 350mm, pftlogamma con visibilità 17m
	Apparecchio circolare ad incasso a LED per illuminazione di sicurezza, 320mm, ottica simmetrica (S) o asimmetrica (E)
	Terminale di ripetizione centrale impianto rivelazione fumi
	Elettromagnete 50kg posizionato a quota 2m
	Pulsante allarme antincendio e pannello di segnalazione ottico - acustica
	Rivelatore ottico di fumo
	Rivelatore ottico di fumo entro controsoffitto, completo di ripetitore ottico
	Ripetitore ottico
	Tubazione in PVC rigido RK15 Ø25 mm
	Pulsante di sgancio energia elettrica
	Struttura R/REI
	Porta REI
	Diffusore sonoro circolare a soffitto ad incasso da 6W - EN54-24
	Diffusore sonoro circolare a parete da 6W - EN54-24
	Percorso di esodo
	Uscita in piano
	Uscita verso il basso
	Cartello percorso di esodo
	Cassetta idrante UNI 45
	Estintore a polvere 34A-144BC

BLOCCO B

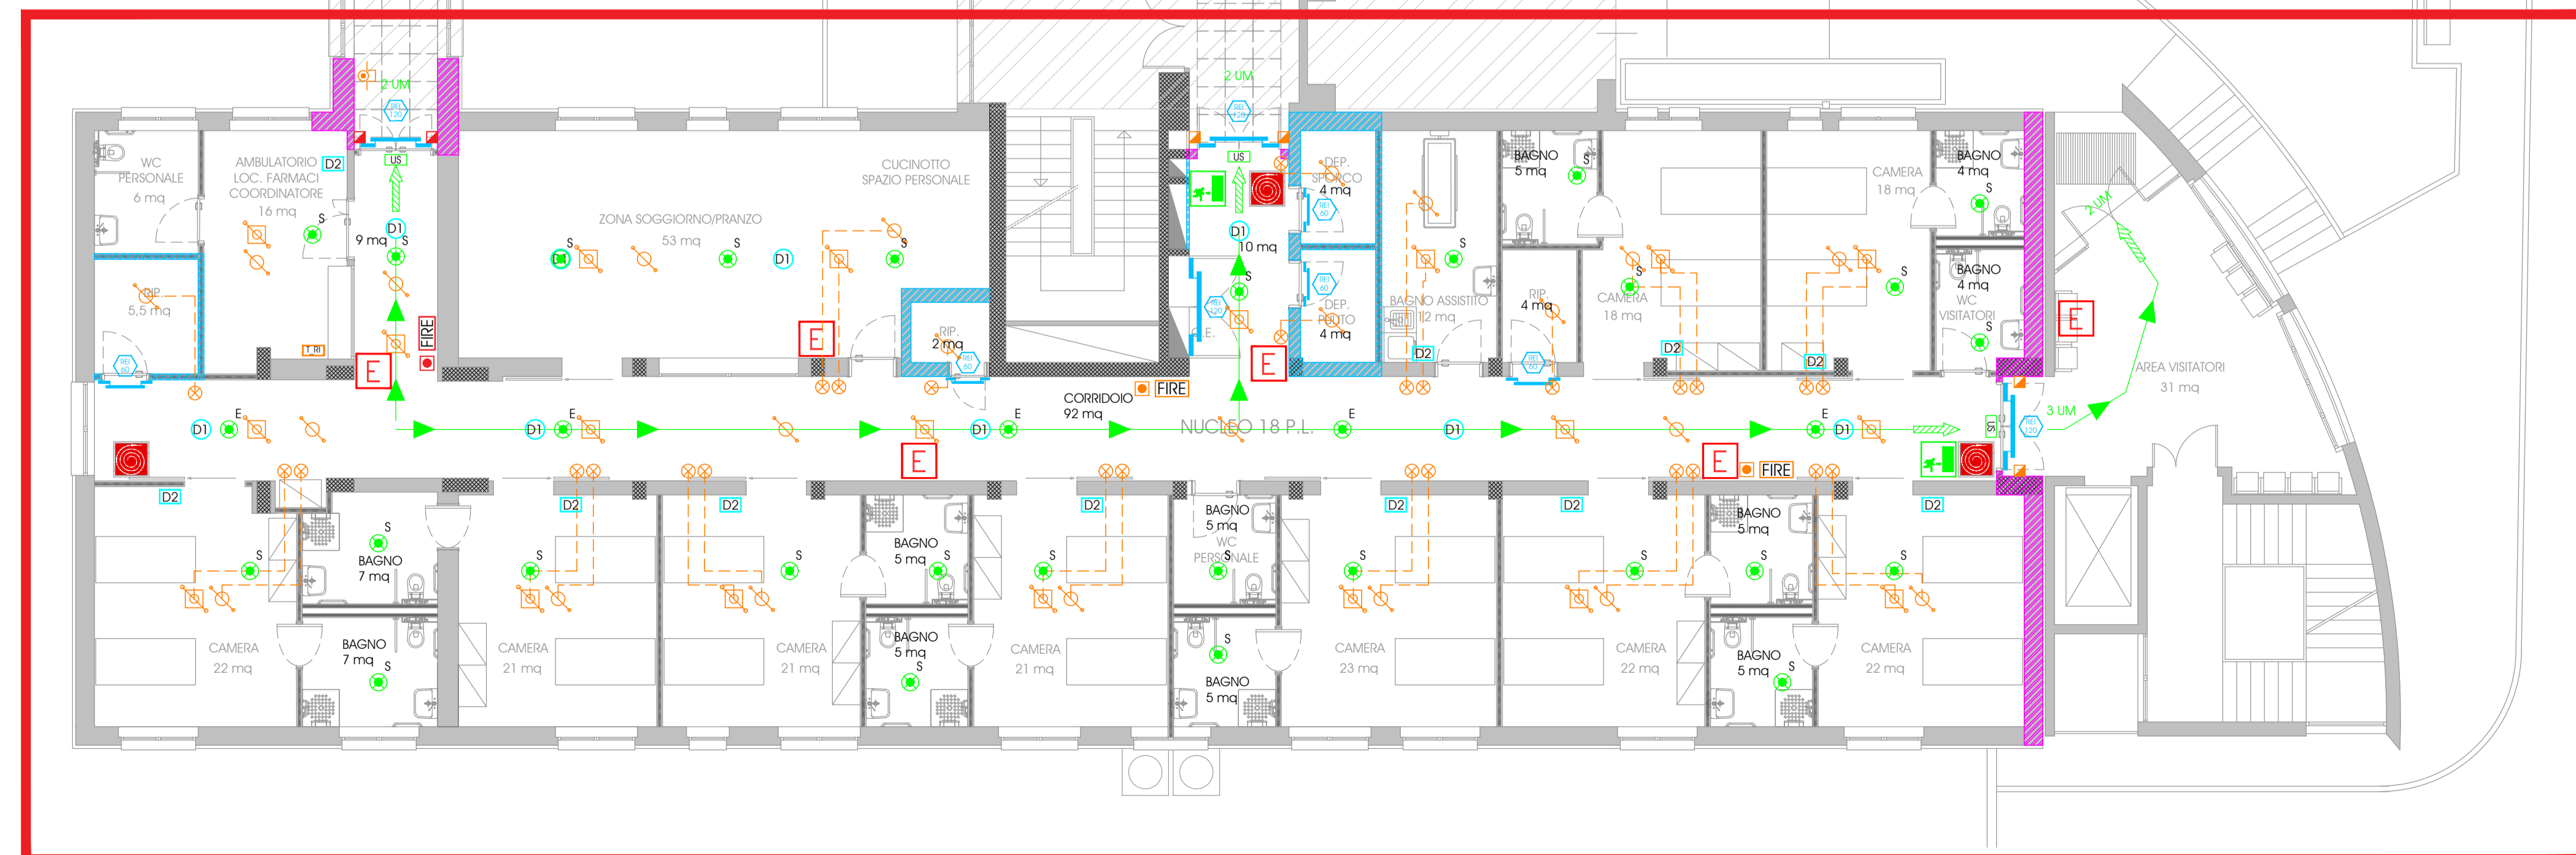

COMUNE DI MALO
 PROVINCIA DI VICENZA
 CASA DI RICOVERO "MUZAN"



MODIFICA DESTINAZIONE D'USO
 BLOCCO B - PIANO RIALZATO

PRATICA W.F. n. 19398

Vire studio S.r.l. Società di Ingegneria
 Via San Vincenzo, 21 - 36010 Thiene (VI) - ITALY - Tel. 0445-822749 - Fax 0445-826117
 Cod. Fisc. e P.I. 03466370248 - N° REA VI-272592 - Cap. Soc. € 50.000 i.v.
 Sede I: ULL: Maso di Rosetto (VI) - Via I. Noventura, 91 - Tel. 0445-822492 - rosetto@virestudio.com
 Sede II: ULL: Montebelluna (TV) - Via S. Agostino n°6 - Tel. 0445/824604 - vicenza@virestudio.com
 E-mail: gare@virestudio.com - www.virestudio.com

<p>PREVENZIONE INCENDI BLOCCO B Pianta Piano Rialzato</p>	TAVOLA:
	EVF.02
	DATA:
	Febbraio 2022
	Scala 1:100